



PROJETO DE DRENAGEM
ESC 1/500

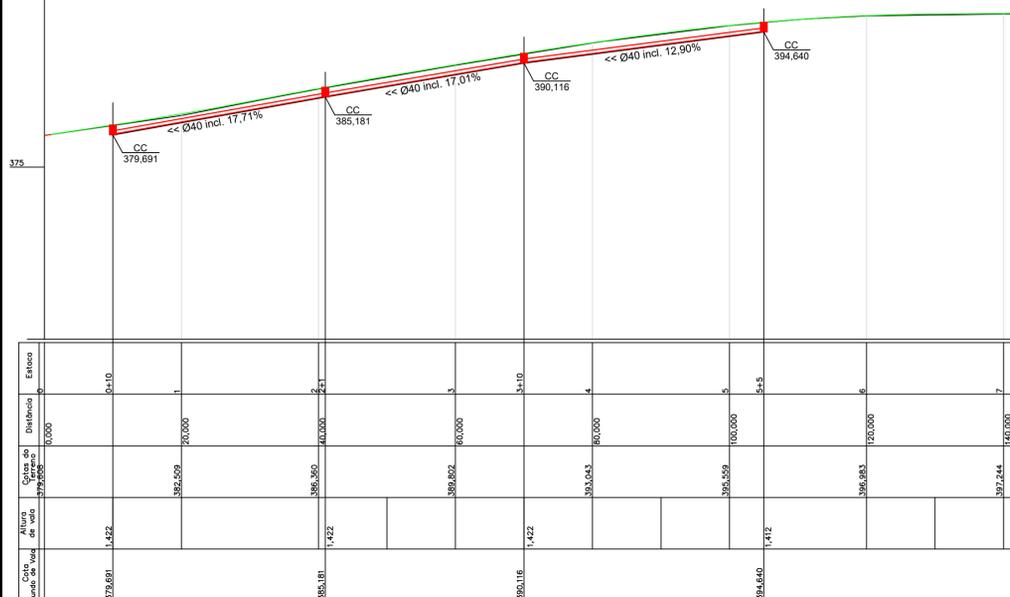


FUNDO DE VALA
ESC 1/500

DETALHE CAIXA DE INSPEÇÃO
PARA TUBOS DE Ø30cm a Ø40cm


PLANTA BAIXA
ESCALA 1:20

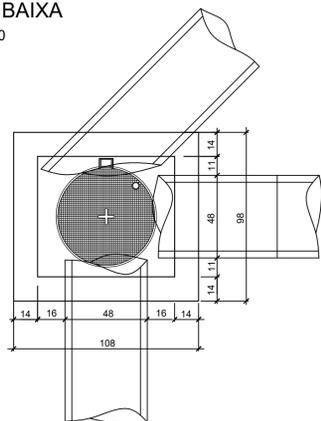


CORTE ESQUEMÁTICO
ESCALA 1:20

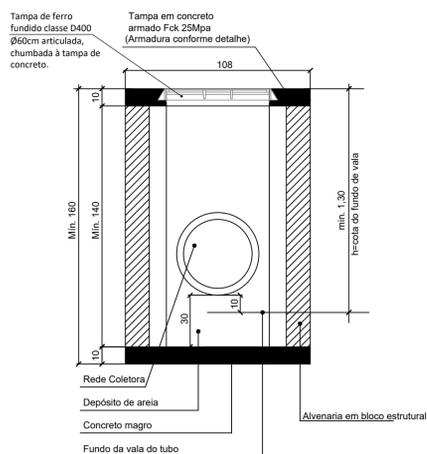


DETALHE ARMADURA DA TAMPA
ESCALA 1:20

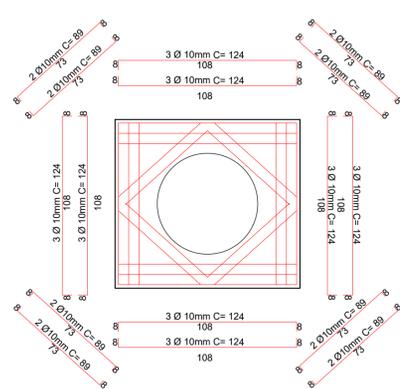

DETALHE DA RAMPA PARA GRELHA

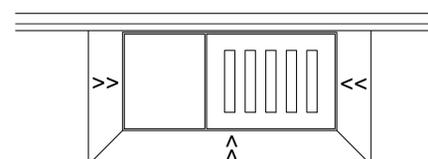


PLANTA BAIXA

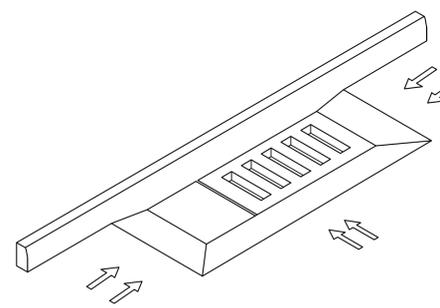


VISTA ISOMÉTRICA

DETALHE CAIXA DE CAPTAÇÃO


PLANTA BAIXA TOPO
ESCALA 1:20

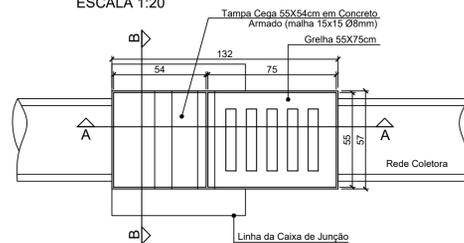


DETALHE V1

 



CORTE AA
ESCALA 1:20

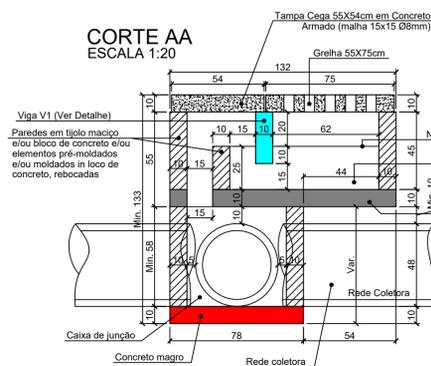

PLANTA BAIXA CAIXA DE JUNÇÃO
ESCALA 1:20

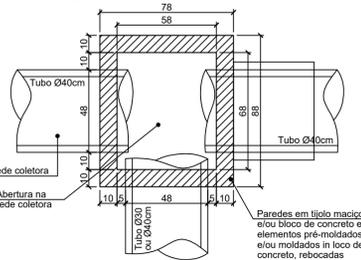


CORTE BB
ESCALA 1:20

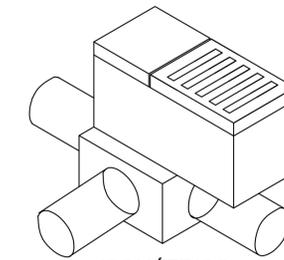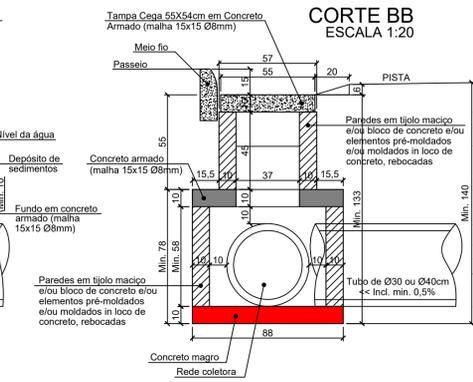


ISOMÉTRICO

DETALHE CAIXA DE JUNÇÃO SEM ESCALA

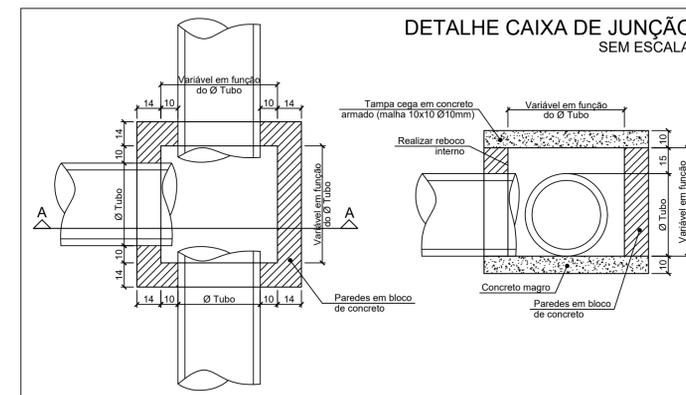

DETALHE DE ASSENTAMENTO DOS TUBOS Ø40cm
ESCALA 1:30

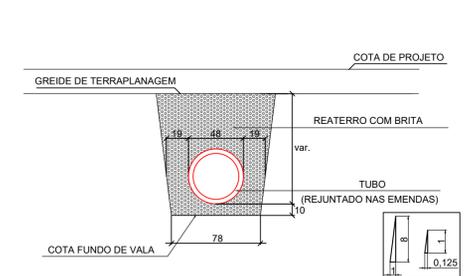

LEGENDA:

- CC - CAIXA DE CAPTAÇÃO
- CJ - CAIXA DE JUNÇÃO
- CI - CAIXA DE INSPEÇÃO
- DRENAGEM A EXECUTAR Ø40 - PS2 (SIMPLES)
- DRENAGEM A EXECUTAR Ø40 - PA1 (ARMADO)
- DRENAGEM EXISTENTE Ø INDICADO NO PROJETO
- CC - CAIXA DE CAPTAÇÃO A EXECUTAR
- CJ - CAIXA DE JUNÇÃO A EXECUTAR
- CI - CAIXA DE INSPEÇÃO A EXECUTAR
- CX - CAIXA EXISTENTE

NOTAS:

- A PREFEITURA SE RESPONSABILIZA PELA APROVAÇÃO DO PROJETO COM EMISSÃO DO ALVARÁ E APRESENTAÇÃO DA DISPENSA OU LICENÇA AMBIENTAL PARA CADA PROJETO.
- HAVENDO NECESSIDADE DE SUPRESSÃO DE VEGETAÇÃO A PREFEITURA SE RESPONSABILIZA PELA APRESENTAÇÃO DOS DOCUMENTOS NECESSÁRIOS PARA PERMISSÃO DE CORTE.
- SOLICITAR O ARQUIVO DIGITAL PARA LOCAÇÃO DA OBRA COM ESTAÇÃO TOTAL.

CARIMBOS E APROVAÇÕES:

PROJETO - RESPONSÁVEL TÉCNICO:	EXECUÇÃO - RESPONSÁVEL TÉCNICO:	ASSINATURA - PROPRIETÁRIO (REPRESENTANTE):
ARIEL ANDRE MASSON Engenheiro Civil - CREA/SC 126637-3		
REVISÃO	DATA	ALTERAÇÕES

PROJETO DE INFRAESTRUTURA URBANA



RUA: XV DE NOVEMBRO, N° 737
CEP: 89160-015 - CENTRO
RIO DO SUL/SC
FONE/FAX: (47) 3531-4242
E-mail: amavi@amavi.org.br
http://www.amavi.org.br

OBRA: PAVIMENTAÇÃO EM LAJOTAS HEXAGONAIS DE CONCRETO, DRENAGEM PLUVIAL, PAV. DOS PASSEIOS EM PAV. E SINALIZAÇÃO VIÁRIA DA RUA AMIGOS DA NATUREZA
PROPRIETÁRIO: PREFEITURA MUNICIPAL DE VITOR MEIRELES
ENDEREÇO: RUA AMIGOS DA NATUREZA - VITOR MEIRELES / SC
CONTRATO: PROJETO DE DRENAGEM
FUNDO DE VALA
DETALHES

DESENHO: FELIPE C. LUCHTENBERG
ÁREA DE PAVIMENTAÇÃO DA PISTA: 1.108,40m²
ÁREA DOS PASSEIOS: 572,63m²
EXTENSÃO DO TRECHO A PAVIMENTAR: 137,28m
ESCALA: SEM ESCALA
DATA: 26/07/2021

FOLHA:

04/05